


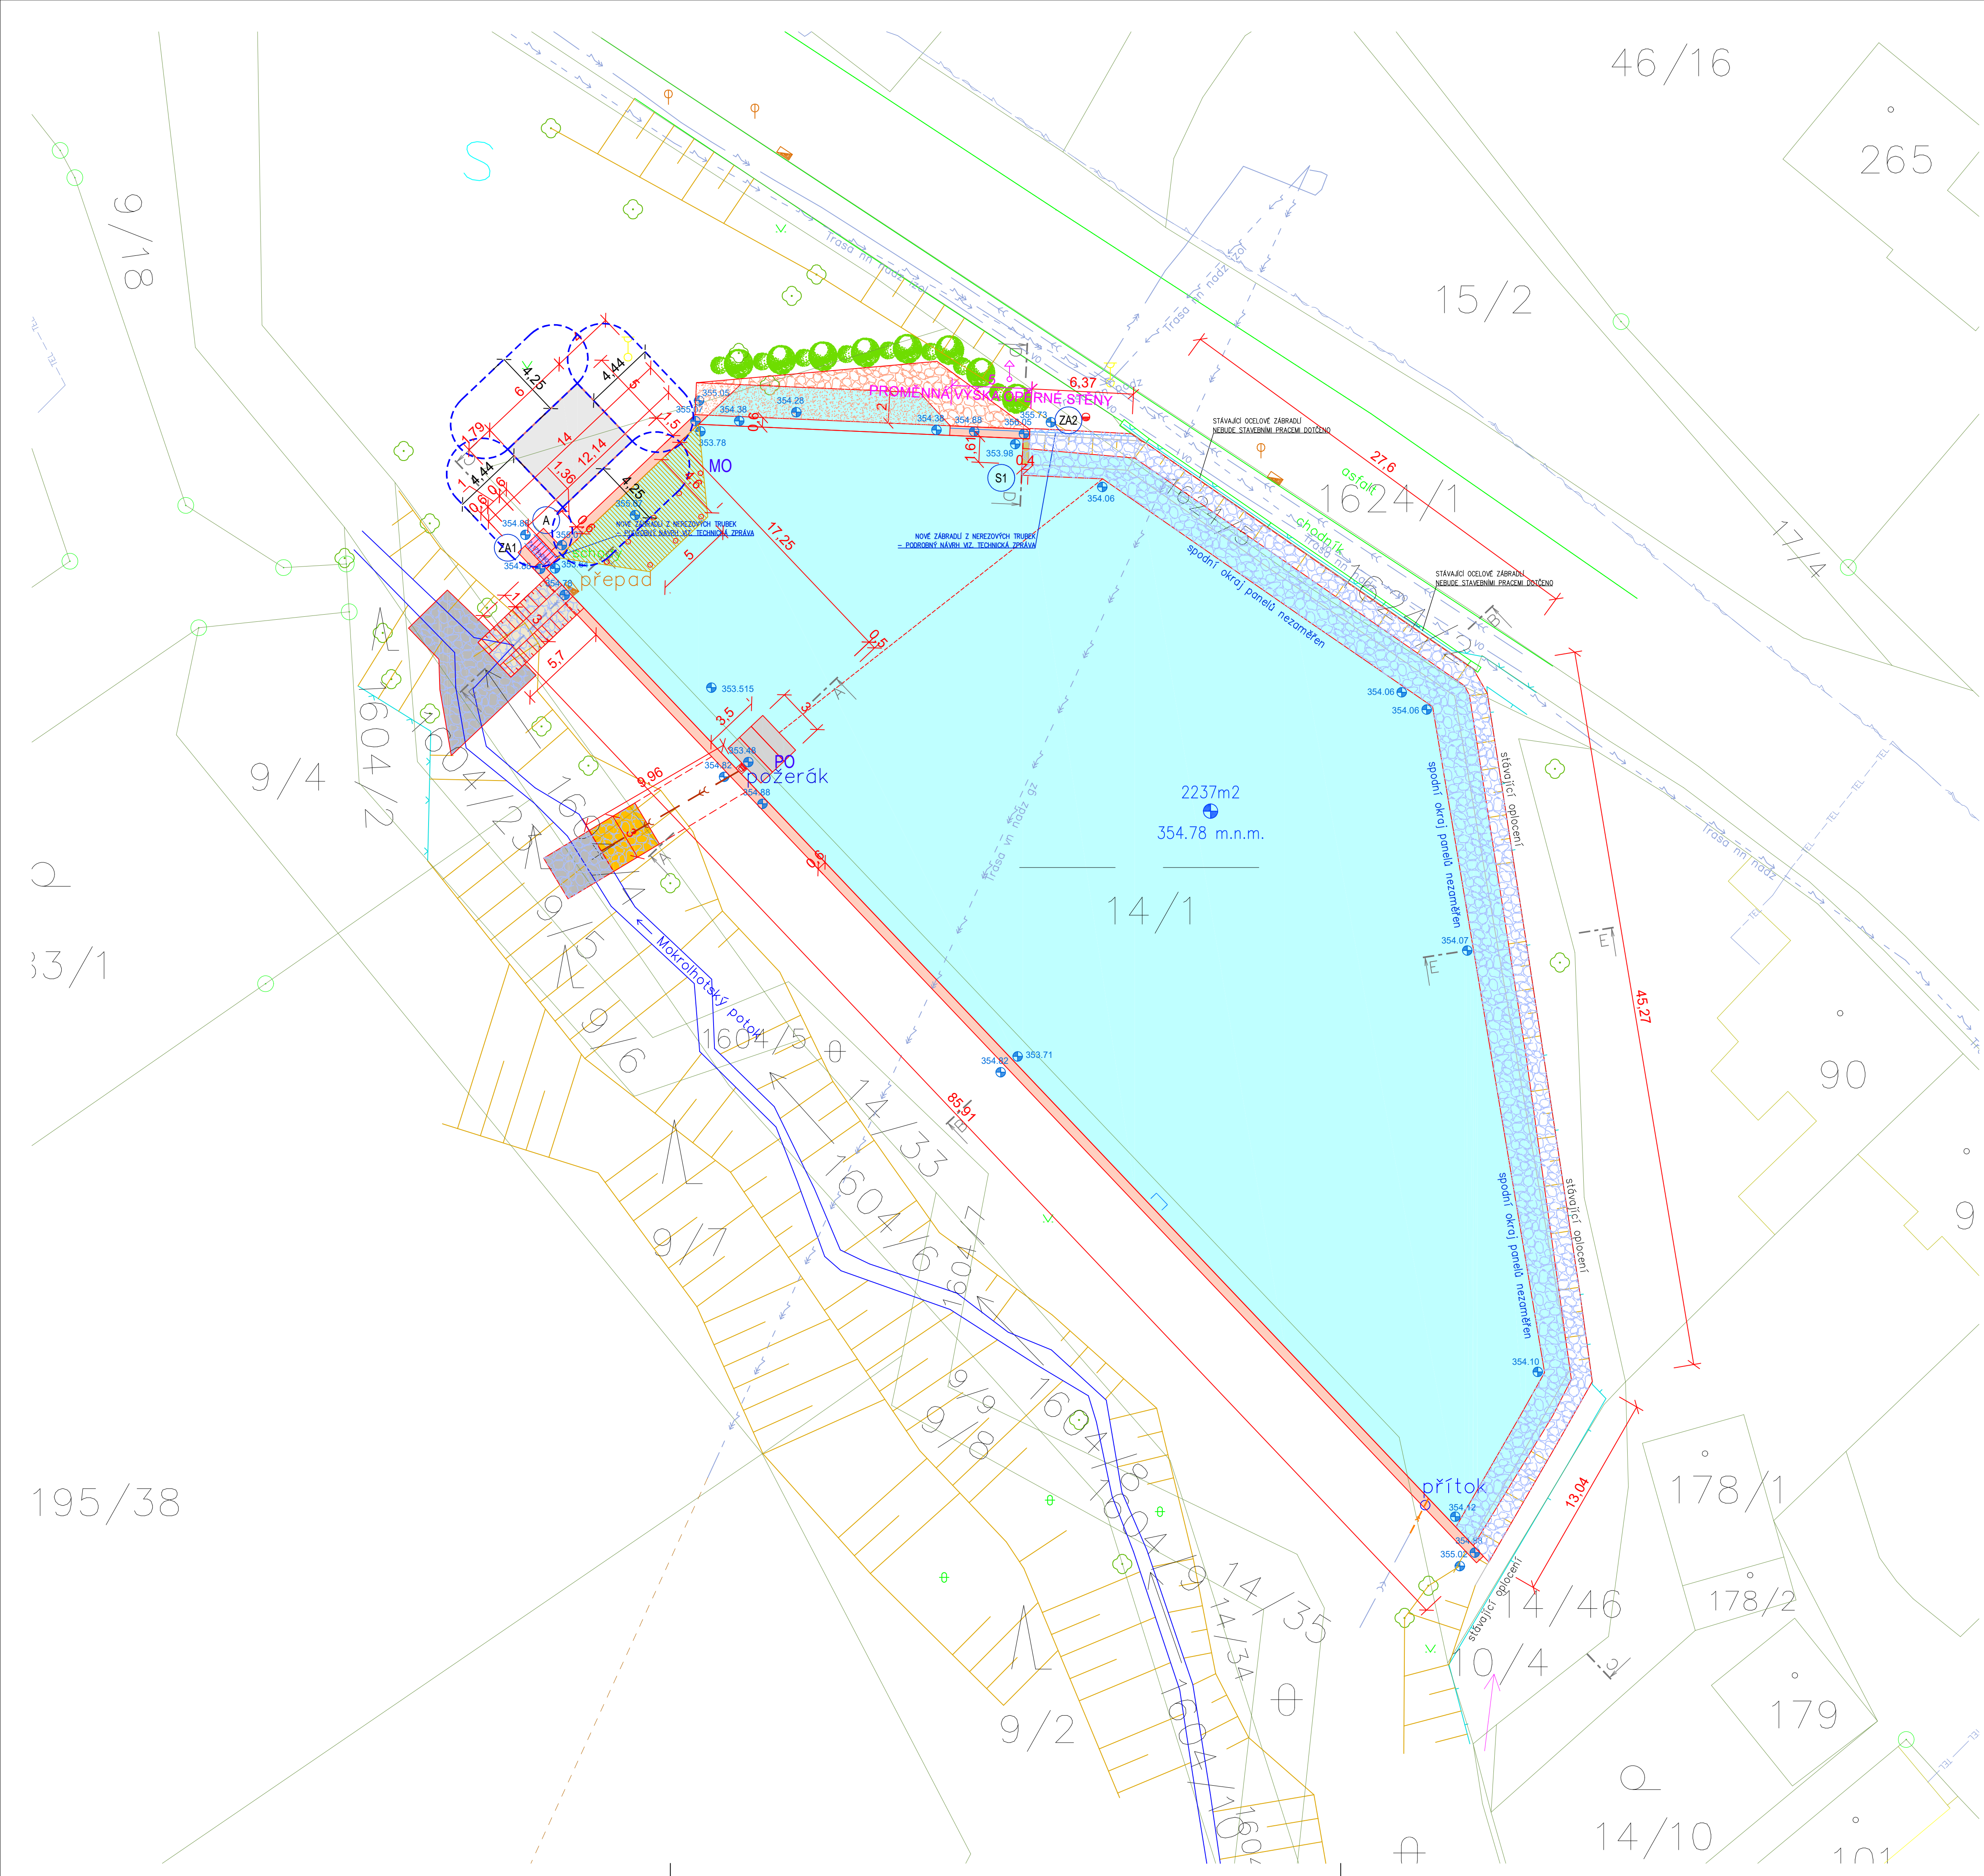

LEGENDA PLOCH

NAVRHOVANÝ OBJEKT PŘÍSTŘEŠKU – 37,0m²

NOVÁ ŽELEZOBETONOVÁ, MONOLITICKÁ OPĚRNÁ STĚNA ŠÍŘKY 400mm, VYTIŽENÁ KARI SÍTEM
– STĚNA V PŘECHODU MEZI STÁVAJÍCÍM ŽB PANELEM A NOVOU OPĚRNOU STĚNOU RYBNÍKA
– PODROBNÝ NÁVRH VIZ. TECHNICKÁ ZPRÁVA

NOVÁ OBOVODOVÁ STĚNA RYBNÍKA O ŠÍŘCE 600mm (300mm ŽELEZOBETON + 300mm KAMENNÁ STĚNA), VYTIŽENÁ KARI SÍTEM (TVAR NOVE STĚNY – VIZ. ŘEZÝ); ZALOŽENÁ NA BETONOVÉM ZÁKLADOVÉM PASU
– PODROBNÝ NÁVRH VIZ. TECHNICKÁ ZPRÁVA

NOVÉ ŽELEZOBETONOVÉ MONOLITICKÉ / PŘEFA SCHODIŠTĚ, VYTIŽENÉ KARI SÍTEM
– PODROBNÝ NÁVRH VIZ. TECHNICKÁ ZPRÁVA

OPĚVNĚNÍ STÁVAJÍCÍCH BETONOVÝCH PANELOV LAMOVÝM KAMENEM FRAKCE 100–300mm V TL. 300mm, OSAZENÉHO DO BETONOVÉHO LÓŽE TL. 200mm S PROBETONOVANÝMI SPÁRAMI
–PODBETONÁVKU VYTIŽIT KARI SÍTI #8/8mm, OKA 100/100mm, UKOTVENOU DO ZÁKLADOVÉHO PASU
–SÍŤ BUDE UKOTVENA K TRNĚM #10mm, KOTVENÝMI DO STÁVAJÍCÍCH ŽB PANELOV V RASTRU MAX. 1x1m
–TRNŮ BUDOU PŘECNÁT DO KAMENNÉ VÝZDOVKY

BEZPEČNOSTNÍ PŘEPAD A SVAH U BROUZAULISTĚ Z LAMOVÉHO KAMENE FRAKCE 100–300mm V TL. 300mm, OSAZENÉHO DO BETONOVÉHO LÓŽE TL.200mm
S PROBETONOVANÝMI SPÁRAMI
–PODBETONÁVKU VYTIŽIT KARI SÍTI #8/8mm, OKA 100/100mm
VÝSTUPNÍ OBJEKT Z LAMOVÉHO KAMENE FRAKCE 100–300mm V TL. 300mm OSAZENÉHO DO BETONOVÉHO LÓŽE TL.150mm S PROBETONOVANÝMI SPÁRAMI

U VÝSTUPNÍHO OBJEKTU BUDE KORYTO A PROTEŽÍŠÍ BRĚH ZPEVNĚN KAMENNÝM POKOHEM FRAKCE 100–300mm V TL. 300mm + ŠTĚRKOPÍSKOVÝ PODSPÍP TL. 100mm

OKO U POŽÁRNÍKU Z BETONOVÝCH SLABOVÝCH PANELOV 3000x1000x150mm, OSAZENÝCH DO BETONOVÉHO LÓŽE TL. 150mm, VYTIŽENÝHO KARI SÍTI – PODROBNÝ NÁVRH VIZ. TECHNICKÁ ZPRÁVA

ZPEVNĚNÍ BRĚHU U BROUZAULISTĚ KAMENNÝM POKOHEM FRAKCE 100–300mm V TL. 300mm + ŠTĚRKOPÍSKOVÝ PODSPÍP TL. 100mm

ZPEVNĚNÍ BROUZAULISTĚ DŘEVINAMI OBLÁZKY V TL.150mm

NOVÁ HLADINA NÁDRŽE

POŽÁRNĚ NEBEZPEČNÝ PROSTOR NAVRHOVANÉHO PŘÍSTŘEŠKU

OSAZENÍ ŽELEZOBETONOVÝCH SCHODIŠŤ

OSAZENÍ OCELOVÝCH ZÁBRADLÍ

OSAZENÍ OPĚRNÝCH STĚN

YSAZBA OKRASNÝCH ROSTLIN A TRAVIN

– PO REALIZACI STAVEBNÍCH PRACÍ DOLÉ K BÝVÁJÍCÍM NEZPEVNĚNÝM PLOCH PO OBOVODU ŘEŠENÉHO OBJEKTU A V ROZSAHU PROVEDENÝCH PRACÍ – 780,0 m²

– TERÉN U SEVERNÍ HRANY RYBNÍKA (V ROZSAHU OCELOVÝCH ZÁBRADLÍ) BUDE VÝŠKOVĚ UPRAVEN – PLOCHA 80,0m²

POZNÁMKA:
– VŠEČKÉ VÝKOPOVÉ A ZEMNÍ PRÁCE V BLÍZKOSTI ZACHOVÁVANÝCH PANELOV BUDOU PROVÁDĚNY PO ETAPÁCH A S DOKLADNÝM STATICKÝM ZAJISTĚNÍM PANELOV, ABY NEDOŠLO BĚHEM STAVEBNÍCH PRACÍ K JEJICH POSUNU, PROPADU

LEGENDA INŽENÝRSKÝCH SÍTÍ

STÁVAJÍCÍ SÍŤ

STÁVAJÍCÍ NADZEMNÍ VEDENÍ NN (ČEZ DISTRIBUCE)

STÁVAJÍCÍ PODZEMNÍ VEDENÍ NN (ČEZ DISTRIBUCE)

STÁVAJÍCÍ NADZEMNÍ VEDENÍ VN (ČEZ DISTRIBUCE)

STÁVAJÍCÍ PODZEMNÍ VEDENÍ VN (ČEZ DISTRIBUCE)

PODZEMNÍ VEDENÍ METALICKÉHO KABELU (ČETIN)

NADZEMNÍ VEDENÍ METALICKÉHO KABELU (ČETIN)

PODZEMNÍ VEDENÍ OPTICKÉHO KABELU (ČETIN)

PODZEMNÍ VEDENÍ KABELU NN (ČETIN)

PODZEMNÍ VEDENÍ DEŠŤOVÉ KANALIZACE (PŘÍTOKOVÉ A ODTOKOVÉ POTRUBÍ)
– PŘEDPOKLÁDANÁ POLOHA

PODZEMNÍ VEDENÍ DEŠŤOVÉ KANALIZACE

PODZEMNÍ KABEL VĚŘEJNÉHO OSVĚTLENÍ

ODPADNÍ POTRUBÍ PP/PVC/PE DN 315 S OBEŤOVÁNÍM – 10,0m

PŘÍVODNÍ POTRUBÍ S OBEŤOVÁNÍM V DIMENZÍ DLE STÁVAJÍCÍHO POTRUBÍ – 3,0m

BETONOVÝ OTVĚŘENÝ POŽÉRÁK, ZAKRYTÝ Z VROHU OCELOVOU MŘÍŽÍ

DŘEVĚNÉ MOLO NA ŽELEZOBETONOVÝCH SLOUPECH – PODROBNÝ NÁVRH VIZ. TECHNICKÁ ZPRÁVA

!!! POZOR !!!

ZÁKRESY PODZEMNÍCH INŽENÝRSKÝCH ZÁŘÍZENÍ NESLOUŽÍ JAKO VYTÝČOVACÍ VÝKRES. PŘED ZAHÁJENÍM STAVEBNÍCH PRACÍ MUSÍ INVESTITOR ZAJISTIT JEJICH VYTÝČENÍ SPRÁVCEM SÍTÍ A JEJICH OZNAČENÍ NA MÍSTĚ DLE PLATNÝCH PŘEDPISŮ

- SOUČÁSTÍ TĚTO SITUACE JSOU I VYJÁDRĚNÍ VČ. PŘÍLOH SPRÁVCŮ JEDNOTLIVÝCH INŽENÝRSKÝCH SÍTÍ

ZOOPROJEKTANT Ing. Vítězslav Pavel <i>Pavel</i>	VYPRACOVAL David Valenta	KONTROLOVAL Ing. Vítězslav Pavel <i>Pavel</i>
KRAJ: Středočeský	OBEC: Jirovice	K.Ú.: Jirovice

STAVEBNÍK: Miloš Bystřička, Dr. E. Beneš 25, 25751 Bystřice

STAVBA:
Rekonstrukce MVN
na pozemku parc. č. 14/1
v katastrálním území Jirovice

OSAH:
Situace celková koordinátní - navrhovaný stav

VODA
DOPRAVA
GEOTECHNIKA
VDG Projektování s.r.o.
PRAŽSKÁ 455, 393 01 PELHÁŘOV
TEL.: 721 74 55 49 EMAIL: vzh@vdg.cz

ČÍSLO ZAKÁZKY 16/2023	ČÍSLO PANE 16/2023
DATUM 07/2023	
MĚŘÍTKO 1 : 200	
FORMÁT 8 A4	
STUPĚŇ PD DSP	
ČÍSLO PŘÍLOHY C3	